


No.	DESCRIPCIÓN
1	3#6+1#8
2	3#2+1#10
3	3#6+1#10
4	3#2/0+1#8
5	3#4+1#8
6	6#10+1#12
7	1X(3#8+3#14)
8	3#8+1#10
9	3#1/0+1#8
10	3#250+1#8
11	3#1/0+1#8
12	3#4+1#10

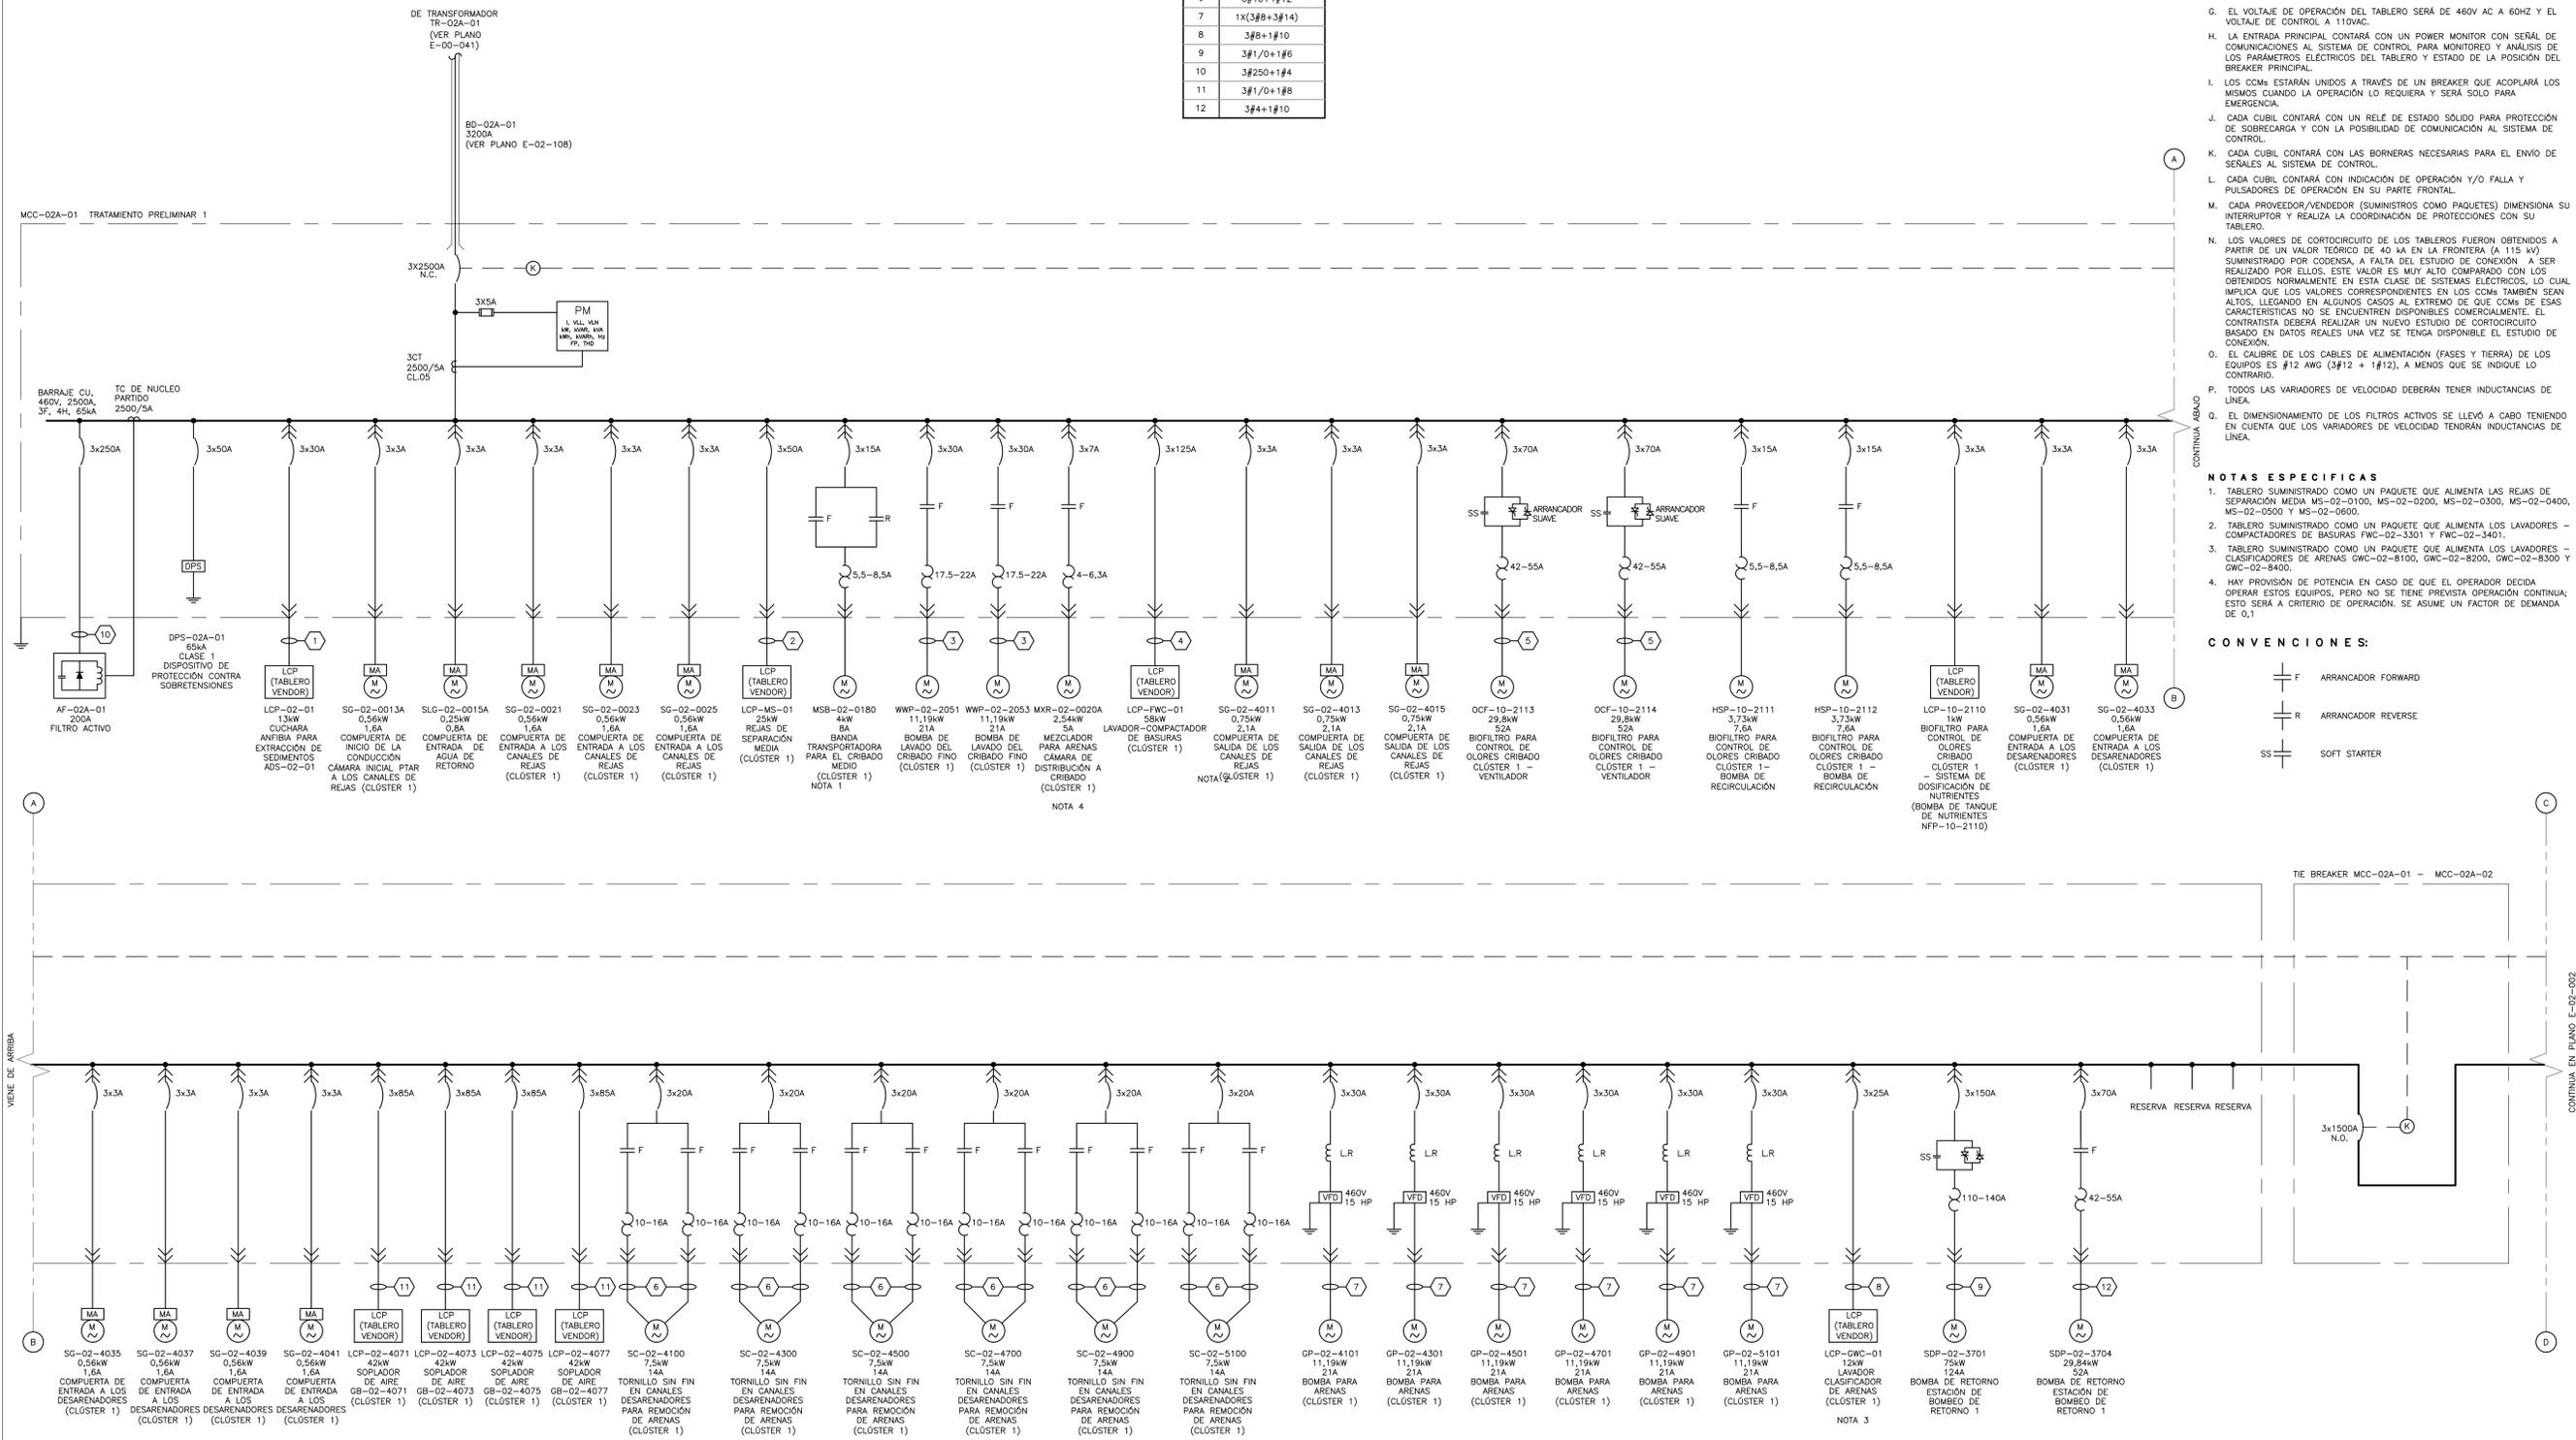

- NOTAS:**
- LOS TABLEROS SERÁN DEL TIPO AUTOSOPORTADO Y DE SECCIONES VERTICALES CON LA ENTRADA DE CABLES (FUERZA Y CONTROL) POR LA PARTE INFERIOR.
 - EL ENCERRAMIENTO SERÁ EL ADECUADO PARA INSTALACIONES INTERIORES SEA CUAL FUERE SU AMBIENTE (CORROSIVO, HÚMEDO, EXPLOSIVO, ETC.), EN LAS ESPECIFICACIONES TÉCNICAS DE CADA CCM SE ENCUENTRA EL DETALLE SEGUN AREA.
 - CADA CCM TENDRÁ SU PROTECCIÓN CONTRA SOBRETENSIONES Y SU BANCO DE CONDENSADORES PARA CORRECCIÓN DEL FACTOR DE POTENCIA DE MANERA AUTOMÁTICA.
 - LA CONFIGURACIÓN DE LAS SECCIONES SERÁ BACK TO BACK PARA OPTIMIZAR ESPACIO.
 - LOS CUBILES CON VARIADORES DE VELOCIDAD TENDRÁN SU REACTANCIA DE COMEPENSACIÓN DE ARMÓNICOS (SEPARADA O INCORPORADA).
 - CADA UNA DE LAS SECCIONES DEL CCM CONTARÁ CON SISTEMA DE CONTROL DE TEMPERATURA Y HUMEDAD RELATIVA POR TERMO-HIGROSTATO Y CON RESISTENCIAS DE CALFACCIÓN A 220VAC.
 - EL VOLTAJE DE OPERACIÓN DEL TABLERO SERÁ DE 460V AC A 60HZ Y EL VOLTAJE DE CONTROL A 110VAC.
 - LA ENTRADA PRINCIPAL CONTARÁ CON UN POWER MONITOR CON SEÑAL DE COMUNICACIONES AL SISTEMA DE CONTROL PARA MONITOREO Y ANALISIS DE LOS PARÁMETROS ELÉCTRICOS DEL TABLERO Y ESTADO DE LA POSICIÓN DEL BREAKER PRINCIPAL.
 - LOS CCMs ESTARÁN UNIDOS A TRAVÉS DE UN BREAKER QUE ACOPLARÁ LOS MISMOS CUANDO LA OPERACIÓN LO REQUIERA Y SERÁ SOLO PARA EMERGENCIA.
 - CADA CUBIL CONTARÁ CON UN RELE DE ESTADO SÓLIDO PARA PROTECCIÓN DE SOBRECARGA Y CON LA POSIBILIDAD DE COMUNICACIÓN AL SISTEMA DE CONTROL.
 - CADA CUBIL CONTARÁ CON LAS BORNAS NECESARIAS PARA EL ENVÍO DE SEÑALES AL SISTEMA DE CONTROL.
 - CADA CUBIL CONTARÁ CON INDICACIÓN DE OPERACIÓN Y/O FALLA Y PULSADORES DE OPERACIÓN EN SU PARTE FRONTAL.
 - CADA PROVEEDOR/VENDEDOR (SUMINISTROS COMO PAQUETES) DIMENSIONA SU INTERRUPTOR Y REALIZA LA COORDINACIÓN DE PROTECCIONES CON SU TABLERO.
 - LOS VALORES DE CORTOCIRCUITO DE LOS TABLEROS FUERON OBTENIDOS A PARTIR DE UN VALOR TEÓRICO DE 40 KA EN LA FRONTERA (A 115 KV) SUMINISTRADO POR CODESA. A FALTA DEL ESTUDIO DE CONEXIÓN A SER REALIZADO POR ELLOS, ESTE VALOR ES MUY ALTO COMPARADO CON LOS OBTENIDOS NORMALMENTE EN ESTA CLASE DE SISTEMAS ELÉCTRICOS, LO CUAL IMPLICA QUE LOS VALORES CORRESPONDIENTES EN LOS CCMs TAMBIÉN SEAN ALTOS, LLEGANDO EN ALGUNOS CASOS AL EXTREMO DE QUE CCMs DE ESAS CARACTERÍSTICAS NO SE ENCUENTREN DISPONIBLES COMERCIALMENTE. EL CONTRATISTA DEBERÁ REALIZAR UN NUEVO ESTUDIO DE CORTOCIRCUITO BASADO EN DATOS REALES UNA VEZ SE TENGA DISPONIBLE EL ESTUDIO DE CONEXIÓN.
 - EL CALIBRE DE LOS CABLES DE ALIMENTACIÓN (FASES Y TIERRA) DE LOS EQUIPOS ES #12 AWG (3#12 + 1#12), A MENOS QUE SE INDIQUE LO CONTRARIO.
 - TODO LAS VARIADORES DE VELOCIDAD DEBERÁN TENER INDUCTANCIAS DE LINEA.
 - EL DIMENSIONAMIENTO DE LOS FILTROS ACTIVOS SE LLEVO A CABO TENIENDO EN CUENTA QUE LOS VARIADORES DE VELOCIDAD TENDRÁN INDUCTANCIAS DE LINEA.

- NOTAS ESPECÍFICAS:**
- TABLERO SUMINISTRADO COMO UN PAQUETE QUE ALIMENTA LAS REJAS DE SEPARACIÓN MEDIA MS-02-0100, MS-02-0200, MS-02-0300, MS-02-0400, MS-02-0500 Y MS-02-0600.
 - TABLERO SUMINISTRADO COMO UN PAQUETE QUE ALIMENTA LOS LAVADORES - COMPACTADORES DE BASURAS FWC-02-3301 Y FWC-02-3401.
 - TABLERO SUMINISTRADO COMO UN PAQUETE QUE ALIMENTA LOS LAVADORES - CLASIFICADORES DE ARENAS GWC-02-8100, GWC-02-8200, GWC-02-8300 Y GWC-02-8400.
 - HAY PROVISIÓN DE POTENCIA EN CASO DE QUE EL OPERADOR DECIDA OPERAR ESTOS EQUIPOS, PERO NO SE TIENE PREVISTA OPERACIÓN CONTINUA. ESTO SERÁ A CRITERIO DE OPERACIÓN. SE ASUME UN FACTOR DE DEMANDA DE 0,1.

- CONVENCIONES:**
- F ARRANCADOR FORWARD
 - R ARRANCADOR REVERSE
 - SS SOFT STARTER

©2016 CDM Smith-INGESAM. Todos los derechos reservados. Incorporados en este documento, son propiedad de CDM Smith-INGESAM y EAB. No serán utilizados, ni total ni parcialmente, para cualquier otro proyecto sin autorización escrita de CDM Smith-INGESAM y/o EAB.

CDM Smith **INGESAM**
 CONTRATO DE CONSULTORIA No. 1-02-2500-0600-2011

DISENYO: *[Firma]*
 REPRESENTANTE LEGAL O PROPIETARIO: ROBERT GAUBES UC. No. 3901 ME, USA

UNIÓN TEMPORAL PTAR CANOAS
 CONTRATO EAB No. 1-15-2500-0646-2012

REVISÓ: *[Firma]*
 APROBÓ: FERNANDO SILVA G. MAT. No. 000001407XL

acueducto
 INGENIERÍA Y ASesorÍA EN SISTEMAS DE AGUAS

RECIBIÓ: ING. ROBALDO PULIDO REGISTRO No. 3160
 RECIBIÓ: ING. HAZO GOMEZ REGISTRO No. 3429

LOCALIZACIÓN

ESCALA 1 : 25.000

FECHA	MODIFICACION	NOMBRE ING. RESPONSABLE	FIRMA

acueducto
 AGUA ALCANTARILLADO Y ASEO DE BOGOTÁ

GERENCIA CORPORATIVA DE SISTEMA MAESTRO
 DIRECCIÓN RED TRONCAL ALCANTARILLADO

PLANO DE DISEÑO TRATAMIENTO DE AGUAS RESIDUALES

PTAR CANOAS/VEREDA CANOAS/MUNICIPIO DE SOACHA

CONTIENE: **P.11**
DIAGRAMA UNIFILAR CCMs
TRATAMIENTO PRELIMINAR 1

ESCALA: SIN ESCALA
 NOMBRE DEL ARCHIVO: E02001TDP1DWG

PROYECTO No. :	
FECHA:	AGOSTO/2016
PLANO No.	E-02-001

ENTREGA 100% - VÁLIDO PARA CONSTRUCCIÓN