

- NOTAS :**
1. LAS DIMENSIONES ESTÁN DADAS EN METROS, DIÁMETROS DE TUBERÍA EN MILÍMETROS Y TODOS LOS NIVELES ESTÁN EN METROS SOBRE EL NIVEL DEL MAR, A MENOS QUE SE INDIQUE OTRA UNIDAD DE MEDIDA
  2. EL CONTRATISTA DE INSTALACIONES HIDROSANITARIAS DEBERA VERIFICAR EN TERRENO ANTES DE INICIAR OBRA Y VALIDAR LAS CONEXIONES CON LAS COTAS PROPUESAS EN EL DISEÑO PARA GARANTIZAR LA ENTREGA DEL SISTEMA POR GRAVEDAD.


**ALTURAS :**

- LAS ALTURAS DE LA VENTILACIÓN SE DEFINIRÁN EN OBRA


**SIMBOLOGÍA DE LINEAS**

- LINEA DE DESCARGA (SANITARIA)
- - - LINEA DE VENTILACIÓN
- · - · RED AGUAS LLUVIAS

- CONVENCIONES :**
- BAJANTE AGUAS RESIDUALES
  - BAJANTE AGUAS LLUVIAS
  - REV VIENE REV #50/VENTILACIÓN
  - YEE
  - SEMICOUDO
  - C # CODD CON SALIDA HACIA ARRIBA
  - TAPON
  - SIFON
  - CAJA DE INSPECCIÓN
  - TRAMPA DE GRASAS

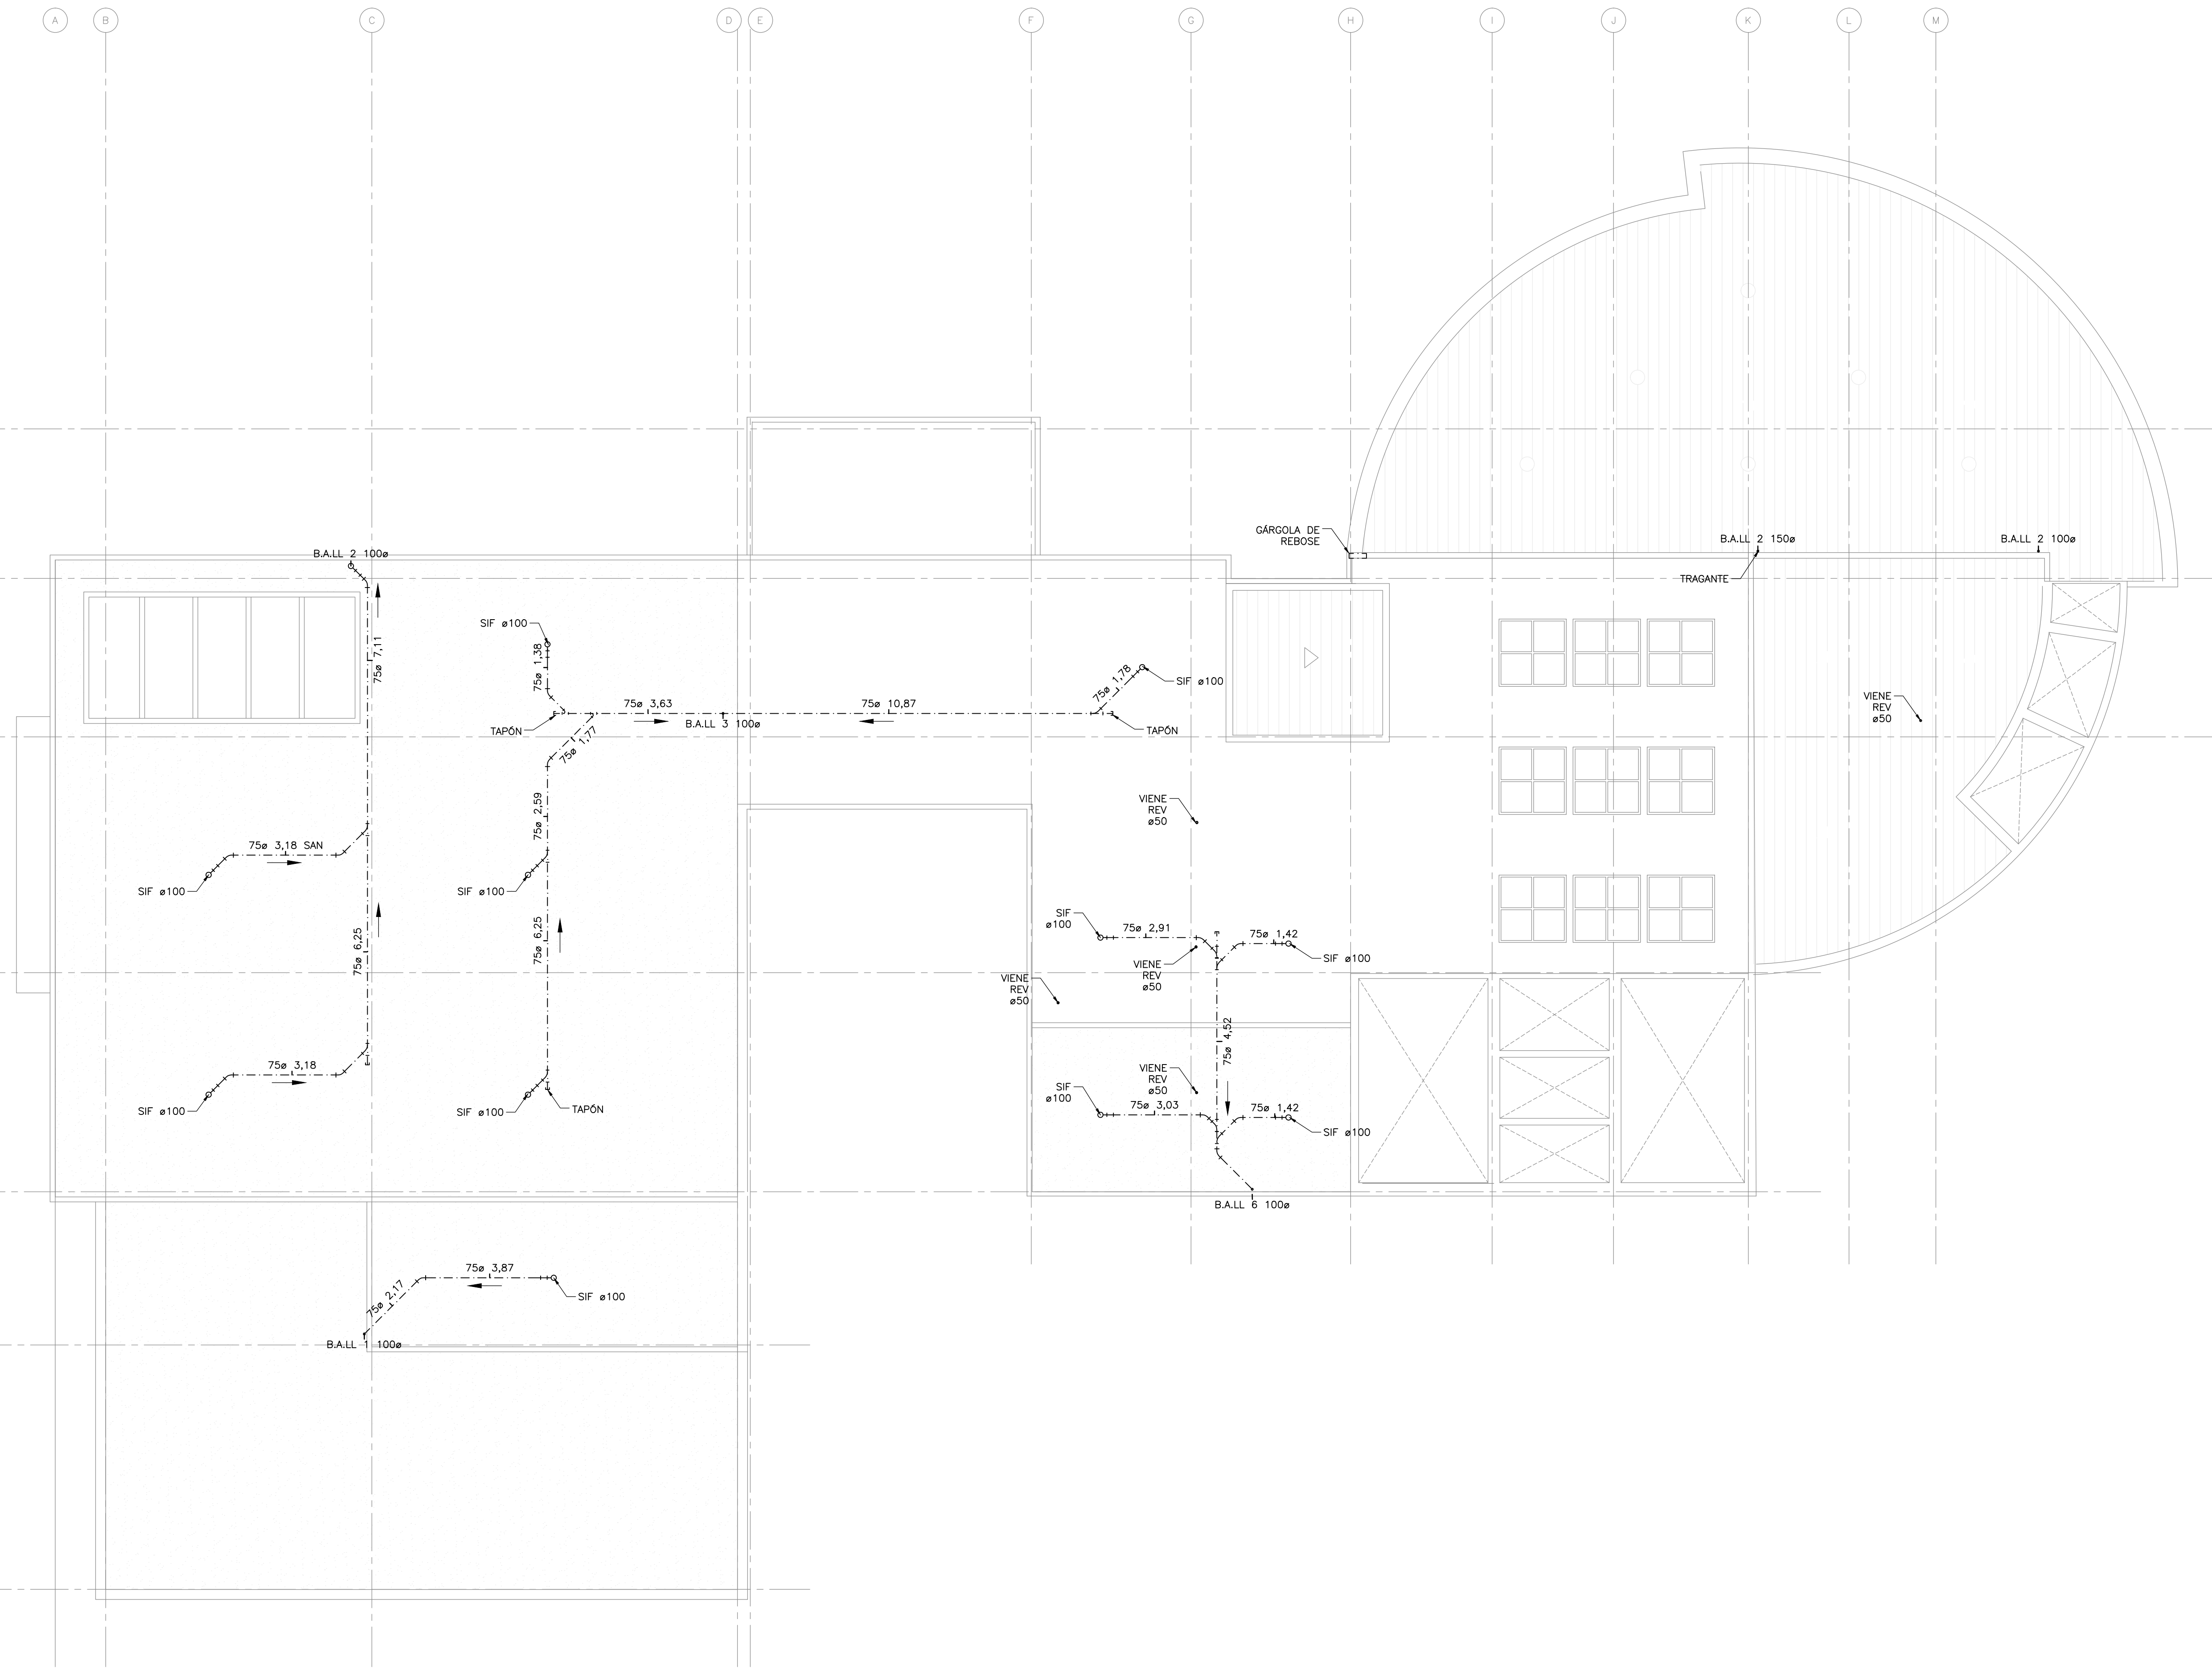

**PLANTA**  
ESC=1:100

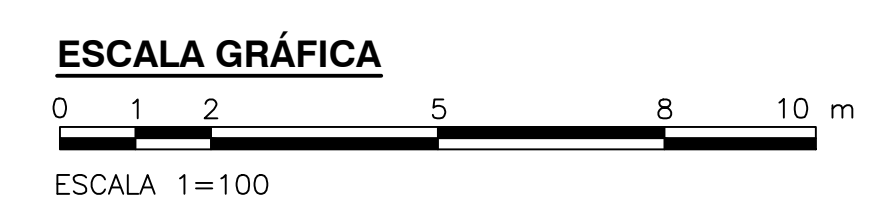

©2016 CDM Smith-INGESAM. Todos los derechos reservados. Reutilización de documentos: Documentos y diseños suministrados por el servicio profesional, incorporados en este documento, son propiedad de CDM Smith-INGESAM y EAB. No serán utilizados, ni total ni parcialmente, para cualquier otro proyecto sin autorización escrita de CDM Smith-INGESAM y/o EAB.

 CONTRATO DE CONSULTORIA No. 1-02-25500-0690-2011	 CONTRATO EAAH No. 1-15-25500-0646-2012	 AGUA ALCANTARILLADO Y ASEO DE BOGOTÁ	 ESCALA 1 : 25.000	SISTEMA DE REFERENCIA MADRID - SIRGAS TIPO DE COORDENADAS PLANAS CARTESIANAS ORIGEN COORDENADAS BOGOTÁ D.C. VERTICE NP-13-B5-1 NORTE: 93764.534 m ESTE: 82666.481 m COTA: 2552.58 msnnm COORDENADAS MEDIAS NORTE: 96250.0 m ESTE: 80500.0 m PLANCHA 1:10.000, 246-A-2	MODIFICACIONES			 AGUA ALCANTARILLADO Y ASEO DE BOGOTÁ GERENCIA CORPORATIVA DE SISTEMA MAESTRO DIRECCIÓN RED TRONCAL ALCANTARILLADO PLANO DE DISEÑO TRATAMIENTO DE AGUAS RESIDUALES	PTAR CANOAS/VEREDA CANOAS/MUNICIPIO DE SOACHA		PROYECTO No. :
					FECHA	MODIFICACION	NOMBRE ING. RESPONSABLE		FIRMA	CONTIENE :	P.11 EDIFICIO DE ADMINISTRACIÓN Y LABORATORIO DESAGÜES CUBIERTA
DISEÑADOR: REPRESENTANTE LEGAL O PROPIETARIO ROBERT GAUDIN U.C. No. 3901 ME, USA	REVISÓ: APROBÓ: FERNANDO SILVA G. MAT. No. 0000001407LL	RECIBÍO: ING. RENALDO PULIDO REGISTRO No. 3060 RECIBÍO: ING. HAZO OSMELZ REGISTRO No. 3429	 ESCALA 1 : 25.000	FECHA MODIFICACION NOMBRE ING. RESPONSABLE FIRMA	ESCALA: INDICADA	NOMBRE DEL ARCHIVO: P50006AMPL.DWG	PLANO No. P-50-006				

ENTREGA 100% - VÁLIDO PARA CONSTRUCCIÓN

LA ESCALA DE IMPRESIÓN PARA ESTE PLANO ES DE TAMAÑO PLEGO (700mmx1000mm)