


PLC-CG-01

I-08-006
DE INTERCAMBIADORES
DE CALOR DE BIOGÁS
(A UNIDAD REMOCIÓN SILOXANOS 2)

I-08-006
DE INTERCAMBIADORES
DE CALOR DE BIOGÁS
250-DGAS-HDPE-L08W008001

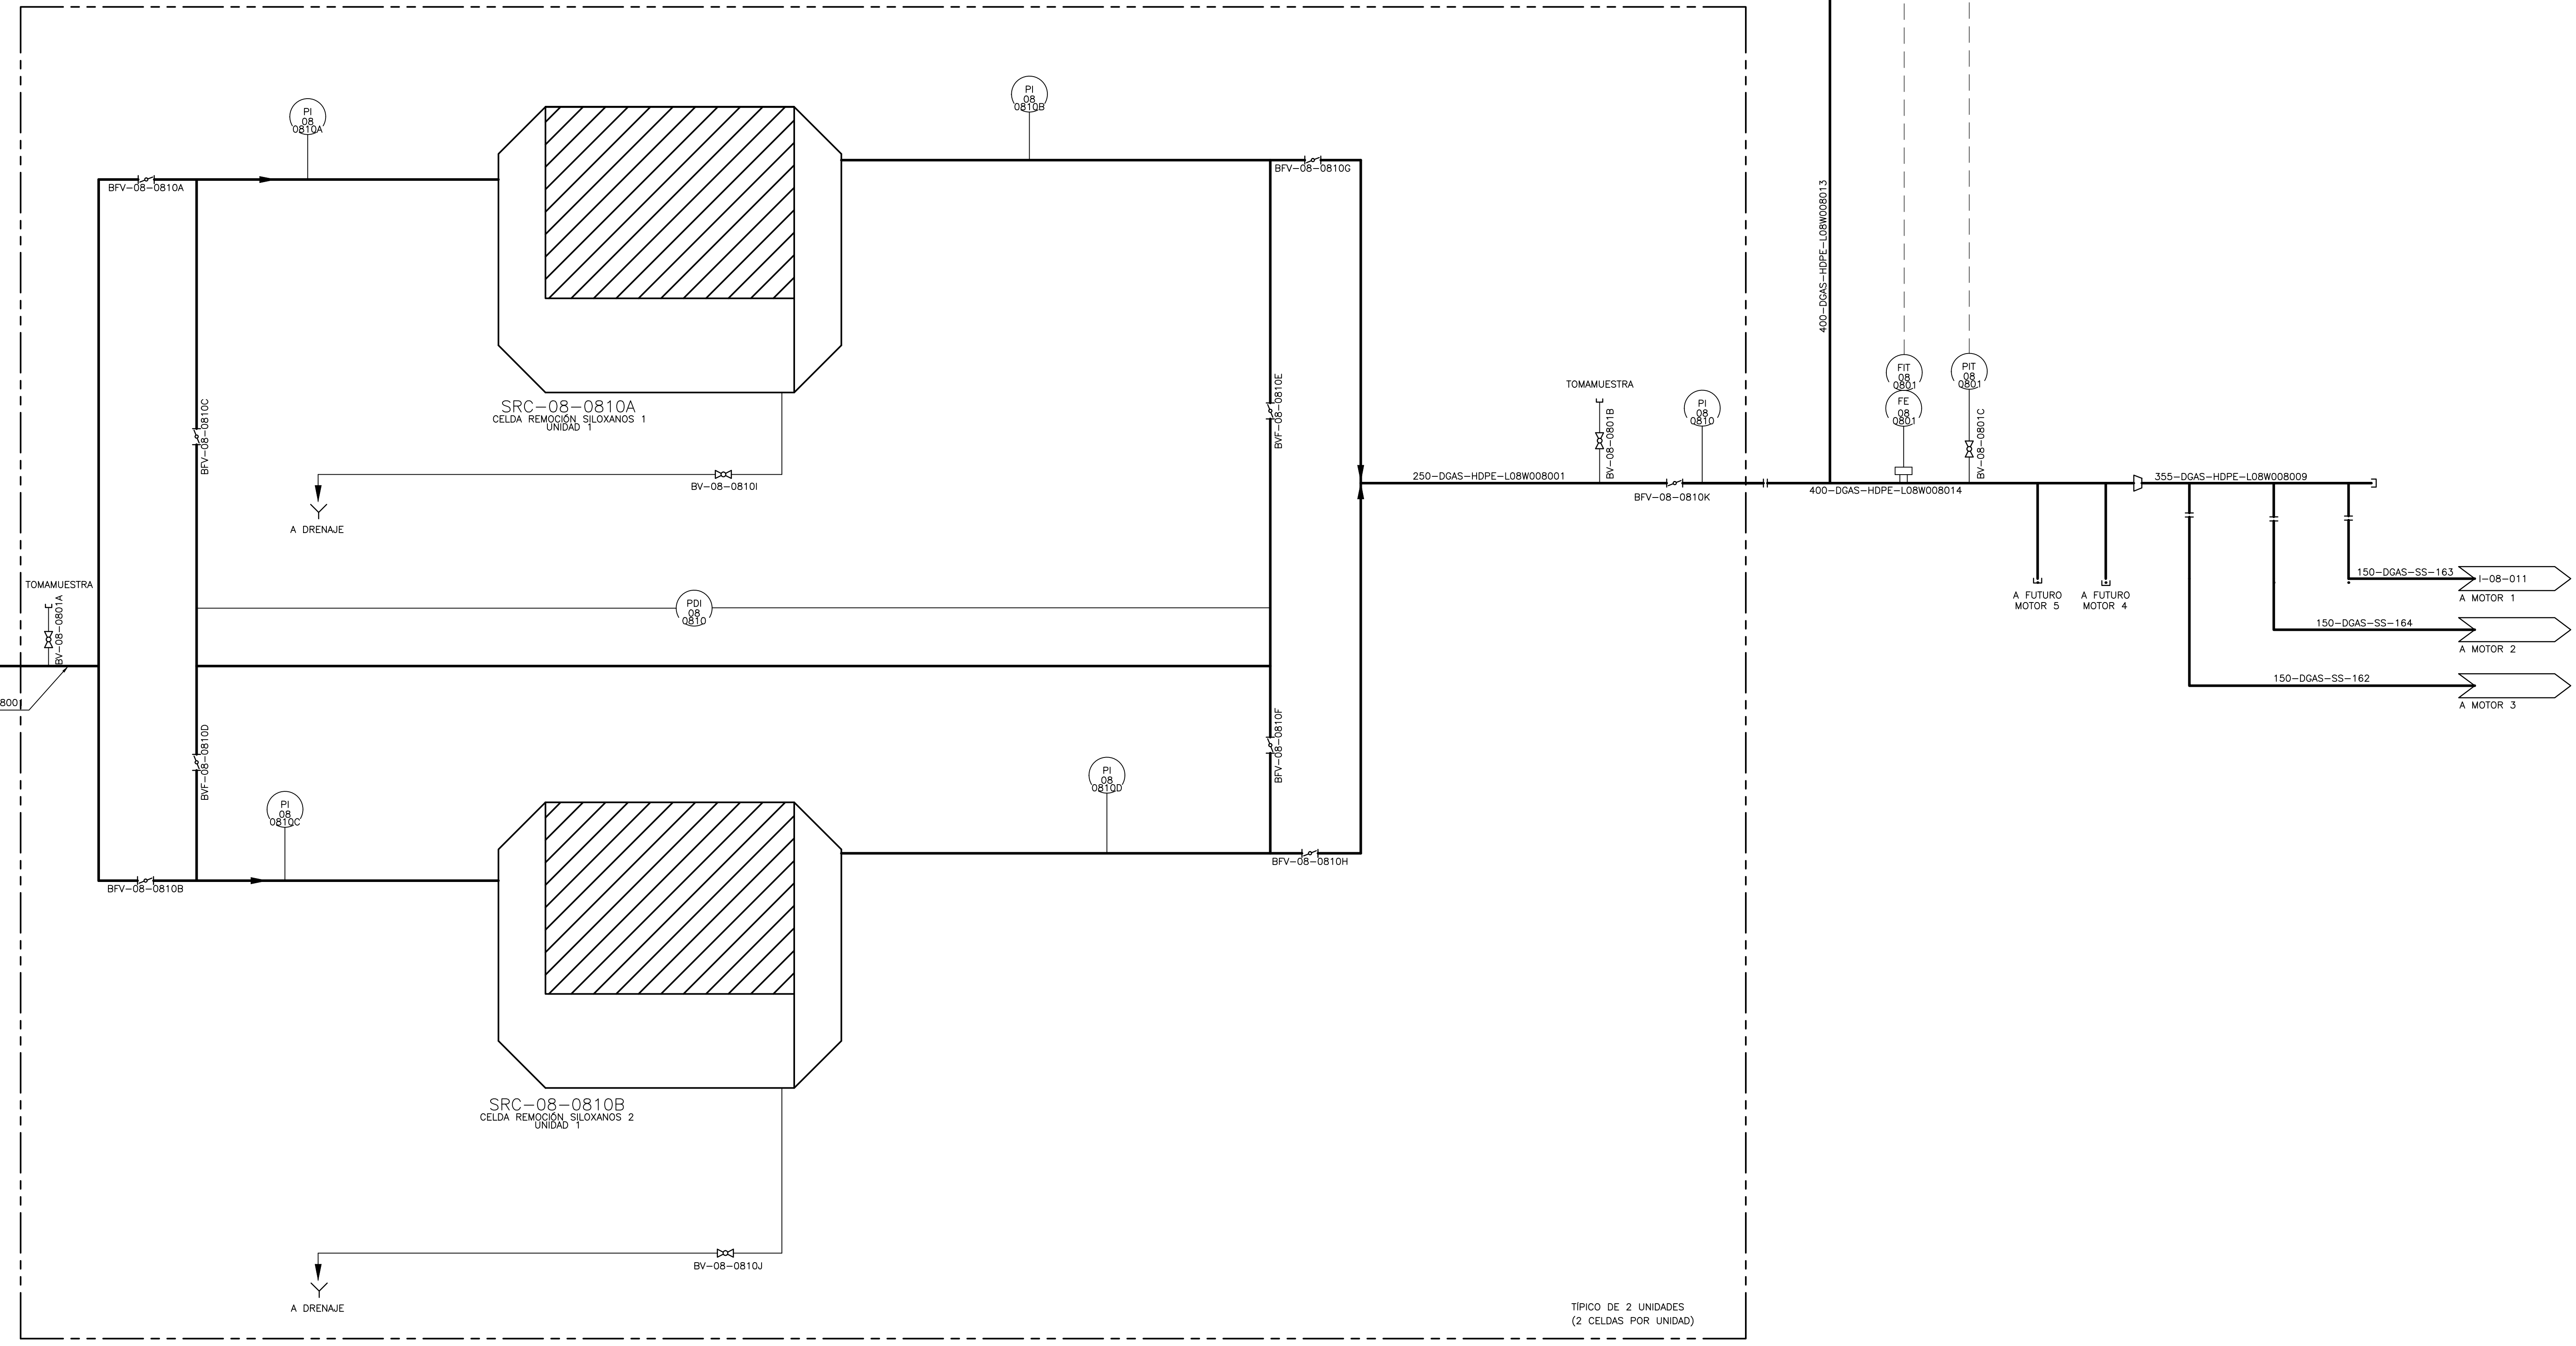

NOTA GENERAL:
EL ESQUEMA PRESENTADO ES ILUSTRATIVO. LA DISTANCIA ENTRE LA ENTRADA Y SALIDA DE LA UNIDAD ES PEQUEÑA. EL DIAGRAMA NO REPRESENTA LA DISTRIBUCIÓN GEOMÉTRICA EN CAMPO.

©2016 CDM Smith-INGESAM. Todos los derechos reservados. Reutilización de documentos: Documentos y diseños suministrados por el servicio profesional, incorporados en este documento, son propiedad de CDM Smith-INGESAM y EAB. No serán utilizados, ni total ni parcialmente, para cualquier otro proyecto sin autorización escrita de CDM Smith-INGESAM y/o EAB.

CDM Smith **INGESAM**
CONTRATO DE CONSULTORÍA No. 1-02-2500-0690-2011

DESEÑO: HENRY RUILOO S.
MAT. No. 23857150630 CND

REPRESENTANTE LEGAL O PROPIETARIO: ROBERT GAUBES
LIC. No. 3901 ME, USA

UNIÓN TEMPORAL PTAR CANOAS
CONTRATO EAB No. 1-15-2500-0646-2012

REVISÓ: SERGIO R. GONZÁLEZ B.
MAT. No. TP: B7206-40392

APROBÓ: FERNANDO SILVA G.
MAT. No. 00000014074LL

acueducto
AGUA ALCANTARILLADO Y ASEO DE BOGOTÁ

RECIBIÓ: ING. RENALDO RUILOO
REGISTRO No. 3560

RECIBIÓ: ING. HAZO OMEZ
REGISTRO No. 3429

LOCALIZACIÓN:

ESCALA 1 : 25.000

SISTEMA DE REFERENCIA		MODIFICACIONES		
FECHA	MODIFICACION	NOMBRE ING. RESPONSABLE	FIRMA	

acueducto
AGUA ALCANTARILLADO Y ASEO DE BOGOTÁ

GERENCIA CORPORATIVA DE SISTEMA MAESTRO
DIRECCIÓN RED TRONCAL ALCANTARILLADO

PLANO DE DISEÑO TRATAMIENTO DE AGUAS RESIDUALES

PTAR CANOAS/VEREDA CANOAS/MUNICIPIO DE SOACHA

CONTIENE : **P.11 - P & ID
REMOCIÓN DE SILOXANOS**

ESCALA: SIN ESCALA

NOMBRE DEL ARCHIVO: I08008BGP1.DWG

PROYECTO No. :
FECHA: AGOSTO/2016
PLANO No. :
I-08-008

ENTREGA 100% - VÁLIDO PARA CONSTRUCCIÓN

LA ESCALA DE IMPRESIÓN PARA ESTE PLANO ES DE TAMAÑO PLEGO (700mmx1000mm)