 



NOTAS:
 1. EN ESTE P&ID SOLO SE MUESTRAN LAS CONEXIONES DE AGUA DE SERVICIO PARA LOS EQUIPOS DEL AREA 02 PERTENECIENTES AL CLUSTER 1. EL CLUSTER 2 TIENE UNA DISTRIBUCIÓN IDENTICA.



RED DE AGUA DE SERVICIO

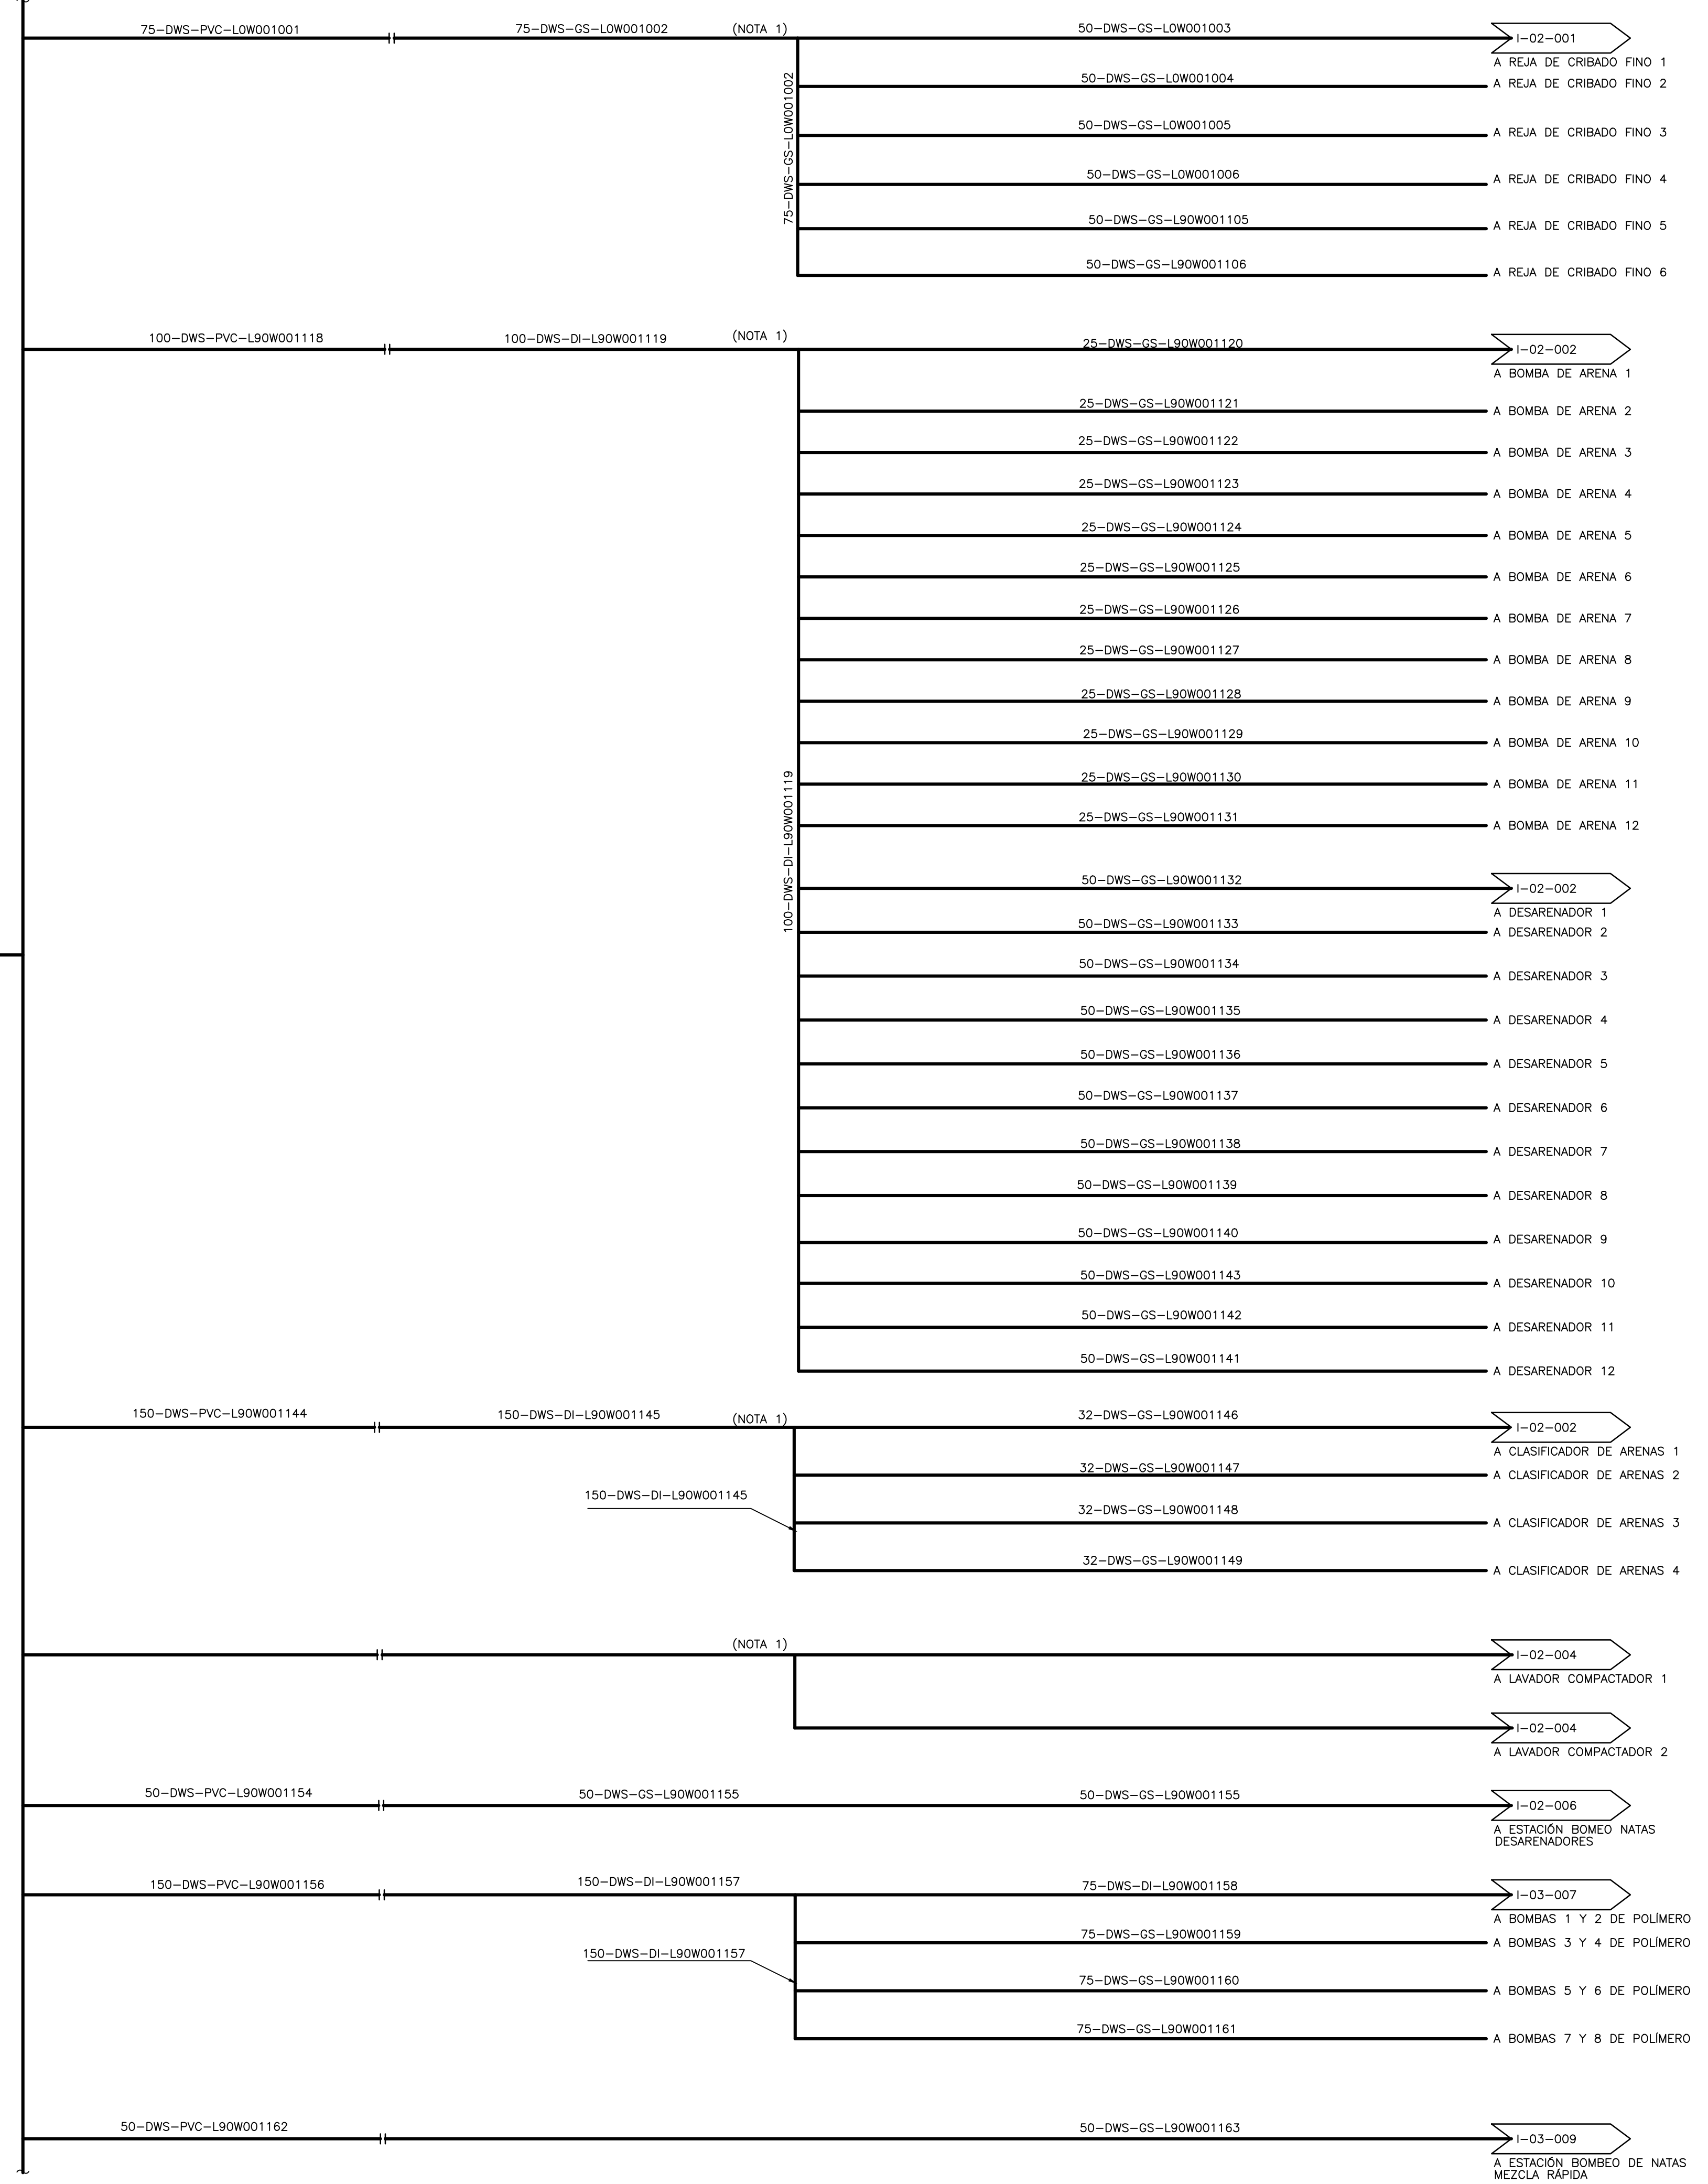

©2016 CDM Smith-INGESAM. Todos los derechos reservados. Reutilización de documentos: Documentos y diseños suministrados por el servicio profesional, incorporados en este documento, son propiedad de CDM Smith-INGESAM y EAB. No serán utilizados, ni total ni parcialmente, para cualquier otro proyecto sin autorización escrita de CDM Smith-INGESAM y/o EAB.

<p>CONTRATO DE CONSULTORIA No. 1-02-2500-060-2011</p> <p>DISEÑO: HENRY RUILOO S. MAT. No. 2857150630 CND</p> <p>REPRESENTANTE LEGAL O PROPIETARIO: ROBERT GAUDES LIC. No. 3901 ME, USA</p>	<p>CONTRATO EAB No. 1-15-2500-0646-2012</p> <p>REVISÓ: SERGIO R. GONZÁLEZ B. MAT. No. TP 87206-40392</p> <p>APROBÓ: FERNANDO SILVA G. MAT. No. 0000001407XL</p>	<p>RECIBÍO: ING. RENALDO RUILOO REGISTRO. No. 3060</p> <p>RECIBÍO: ING. HAZO GOMEZ REGISTRO. No. 3429</p>	<p>ESCALA 1 : 25.000</p>	<p>SISTEMA DE REFERENCIA: MADRID, SIRGAS</p> <p>TIPO DE COORDENADAS: PLANAS CARTESIANAS</p> <p>ORIGEN COORDENADAS: BOGOTÁ D.C.</p> <p>VERTICE NP-13-B5-1</p> <p>NORTE: 93744.534 m</p> <p>ESTE: 82666.481 m</p> <p>COTA: 2552.58 msnnm</p> <p>COORDENADAS MEDIAS</p> <p>NORTE: 96250.0 m</p> <p>ESTE: 80500.0 m</p> <p>PLANCHA: 1:10.000, 246-A-A-2</p>	<p>MODIFICACIONES</p> <table border="1"> <thead> <tr> <th>FECHA</th> <th>MODIFICACION</th> <th>NOMBRE ING. RESPONSABLE</th> <th>FIRMA</th> </tr> </thead> <tbody> <tr> <td> </td> <td> </td> <td> </td> <td> </td> </tr> </tbody> </table>			FECHA	MODIFICACION	NOMBRE ING. RESPONSABLE	FIRMA					<p>AGUA ALCANTARILLADO Y ASEO DE BOGOTÁ</p> <p>GERENCIA CORPORATIVA DE SISTEMA MAESTRO</p> <p>DIRECCIÓN RED TRONCAL ALCANTARILLADO</p> <p>PLANO DE DISEÑO TRATAMIENTO DE AGUAS RESIDUALES</p>	<p>PTAR CANOAS/VEREDA CANOAS/MUNICIPIO DE SOACHA</p> <p>CONTIENE : P.11 - P & ID</p> <p>RED DISTRIBUCIÓN AGUA DE SERVICIO</p> <p>AREAS 02 Y 03</p> <p>ESCALA: SIN ESCALA</p> <p>NOMBRE DEL ARCHIVO: I9001SWPL.DWG</p>		<p>PROYECTO No. :</p> <p>FECHA: AGOSTO/2016</p> <p>PLANO No. I-90-001</p>
					FECHA	MODIFICACION	NOMBRE ING. RESPONSABLE	FIRMA											
<p>ENTREGA 100% - VÁLIDO PARA CONSTRUCCIÓN</p>																			

LA ESCALA DE IMPRESIÓN PARA ESTE PLANO ES DE TAMAÑO PLEGO (700mmx1000mm)