


- NOTAS :**
1. LAS DIMENSIONES ESTÁN DADAS EN METROS, DIÁMETROS DE TUBERÍA EN MILÍMETROS Y TODOS LOS NIVELES ESTÁN EN METROS SOBRE EL NIVEL DEL MAR, A MENOS QUE SE INDIQUE OTRA UNIDAD DE MEDIDA
 2. EL CONTRATISTA DE INSTALACIONES HIDROSANITARIAS DEBERA VERIFICAR EN TERRENO ANTES DE INICIAR OBRA Y VALIDAR LAS CONEXIONES CON LAS COTAS PROPUESTAS EN EL DISEÑO PARA GARANTIZAR LA ENTREGA DEL SISTEMA POR GRAVEDAD.

ALTURAS :


- LAS ALTURAS DE LA VENTILACIÓN SE DEFINIRÁN EN OBRA

- SIMBOLOGÍA DE LÍNEAS**
- LINEA DE DESCARGA (SANITARIA)
 - - - LINEA DE VENTILACIÓN
 - - - RED AGUAS LLUVIAS

- CONVENCIONES :**
- BAJANTE AGUAS RESIDUALES
 - BAJANTE AGUAS LLUVIAS
 - REV REVENTILACIÓN
 - YEE YEE
 - SEMICODO
 - C 90° CODO CON SALIDA HACIA ARRIBA
 - TAPON
 - SIF SIFÓN
 - CAJA DE INSPECCIÓN
 - TRAMPA DE GRASAS
 - COTA BASANTE
 - COTA CLAVE

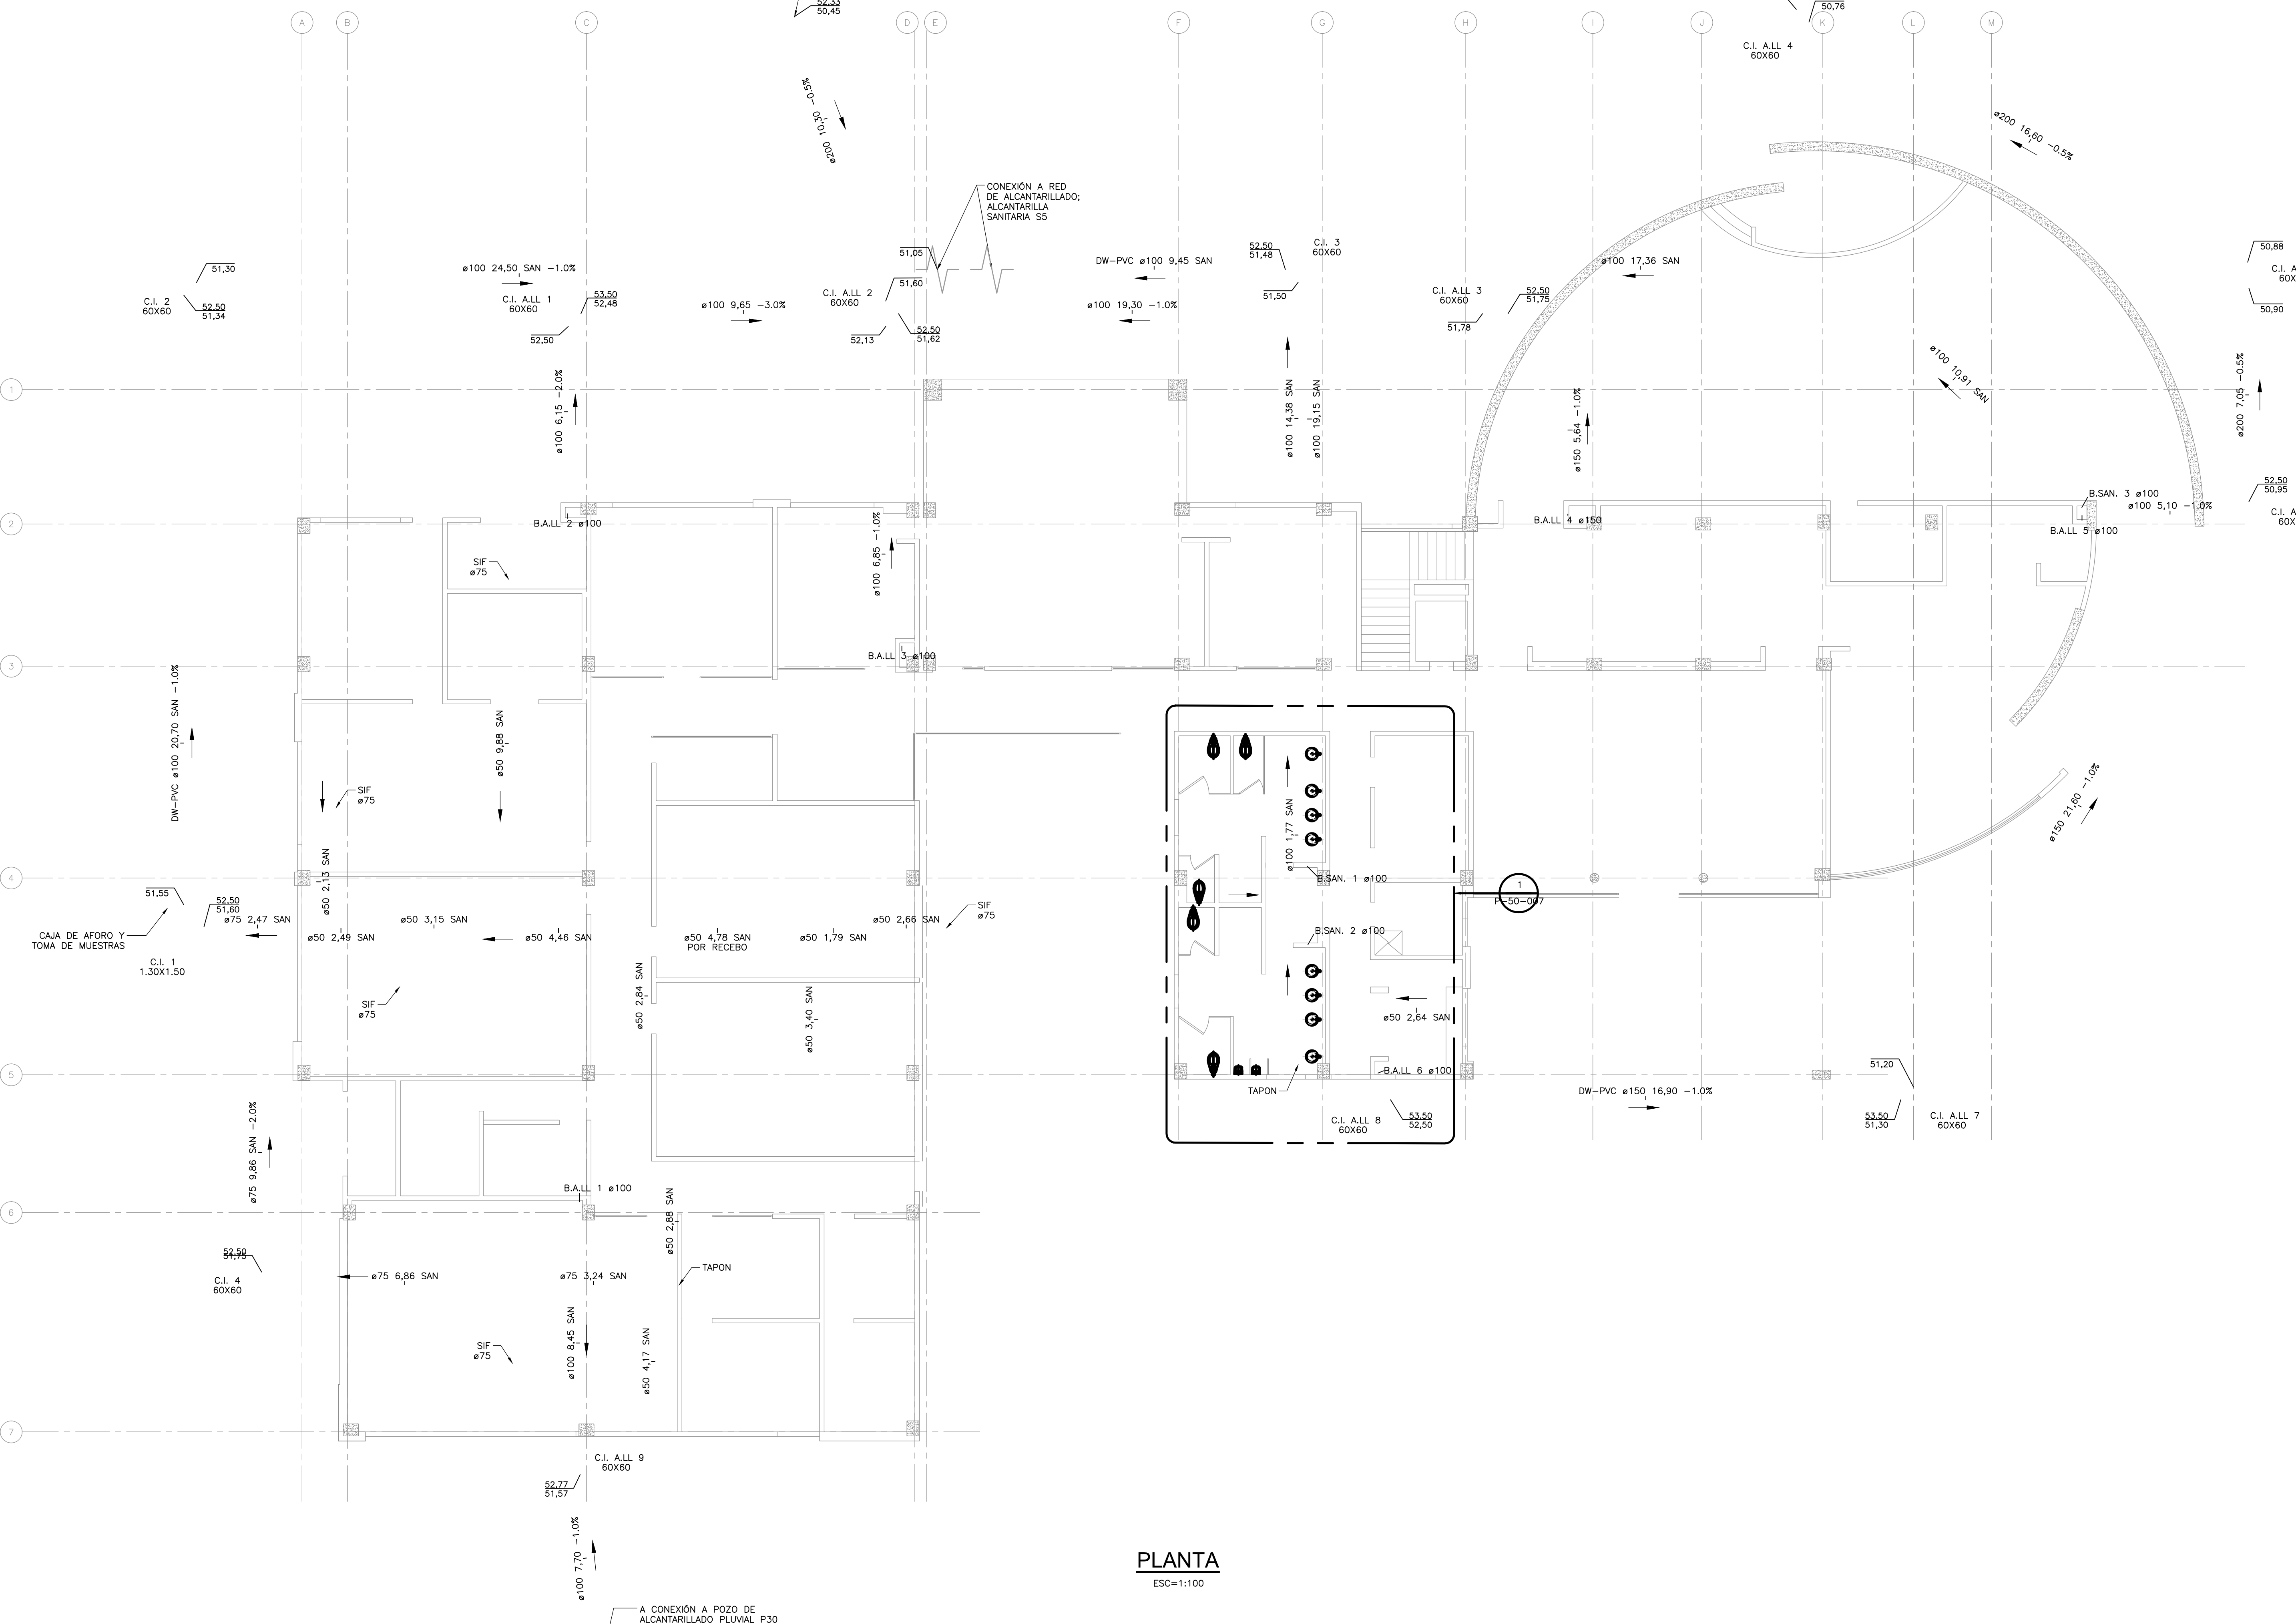

PLANTA
ESC=1:100

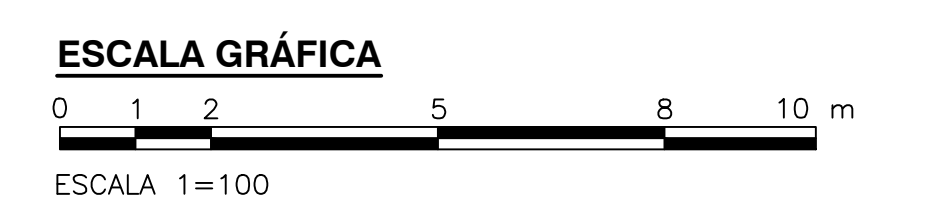

©2016 CDM Smith-INGESAM. Todos los derechos reservados. Incorporados en este documento, son propiedad de CDM Smith-INGESAM y EAB. No serán utilizados, ni total ni parcialmente, para cualquier otro proyecto sin autorización escrita de CDM Smith-INGESAM y/o EAB.

 CONTRATO DE CONSULTORIA No. 1-02-25500-0690-2011 DISEÑADOR: REPRESENTANTE LEGAL O PROPIETARIO: ROBERT GAUBES U.C. No. 3901 ME, USA	UNIÓN TEMPORAL PTAR CANOAS CONTRATO EAMB No. 1-15-25500-0646-2012 REVISÓ: APROBÓ: FERNANDO SILVA G. MAT. No. 0000001407XLL	 INC. RENEALDO PULIDO REGISTRO. No. 3360 INC. H4020 COMEZ REGISTRO. No. 3429	LOCALIZACIÓN ESCALA 1 : 25.000	SISTEMA DE REFERENCIA MADRID SIRGAS TIPO DE COORDENADAS PLANAS CARTESIANAS ORIGEN COORDENADAS BOGOTÁ D.C. VERTICE NP-13-B5-1 NORTE: 93764.534 m ESTE: 82666.481 m COTA: 2552.58 msnnm COORDENADAS MEDIAS NORTE: 96250.0 m ESTE: 80500.0 m PLANCHA 1:10.000, 246-13-A-2	MODIFICACIONES <table border="1"> <thead> <tr> <th>FECHA</th> <th>MODIFICACION</th> <th>NOMBRE ING. RESPONSABLE</th> <th>FIRMA</th> </tr> </thead> <tbody> <tr> <td> </td> <td> </td> <td> </td> <td> </td> </tr> </tbody> </table>		FECHA	MODIFICACION	NOMBRE ING. RESPONSABLE	FIRMA					 AGUA ALCANTARILLADO Y ASEO DE BOGOTÁ GERENCIA CORPORATIVA DE SISTEMA MAESTRO DIRECCIÓN RED TRONCAL ALCANTARILLADO PLANO DE DISEÑO TRATAMIENTO DE AGUAS RESIDUALES	PTAR CANOAS/VEREDA CANOAS/MUNICIPIO DE SOACHA PROYECTO No. :	CONTIENE : P.11 EDIFICIO DE ADMINISTRACIÓN Y LABORATORIO DESAGÜES PRIMER PISO	FECHA: JULIO/2016 PLANO No. P-50-004
					FECHA	MODIFICACION	NOMBRE ING. RESPONSABLE	FIRMA										
ESCALA: INDICADA	NOMBRE DEL ARCHIVO: P50004AMPL.DWG	ESCALA: INDICADA																

ENTREGA 100% - VÁLIDO PARA CONSTRUCCIÓN

LA ESCALA DE IMPRESIÓN PARA ESTE PLANO ES DE TAMAÑO PLEGO (700mmx1000mm)